


配置図：S=1/800 (A3)

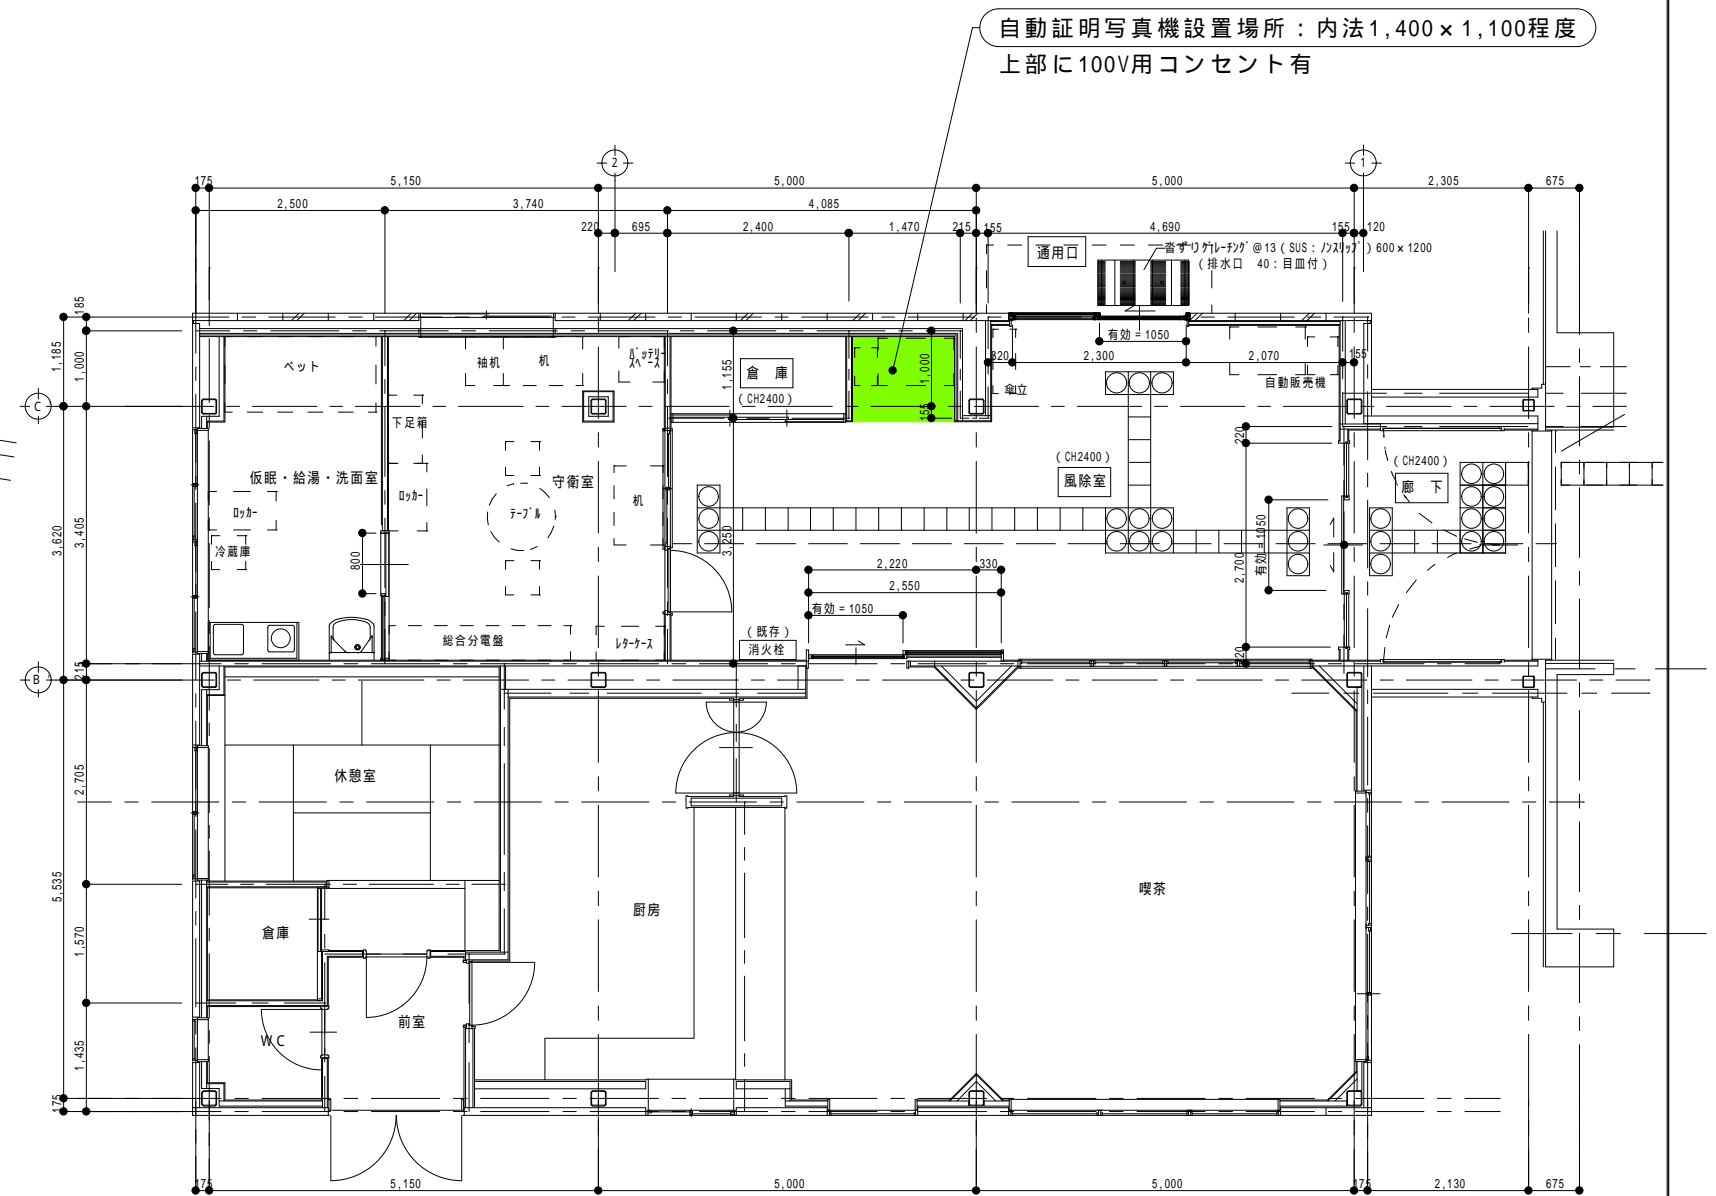

守衛・喫茶室棟平面図：S=1/100 (A3)

設計番号	工事名称 流山市役所自動証明写真機設置事業			種別
図書名 配置図、平面図	縮尺 図示			
校閲	担当	作成	作成日	通し番号